



woj. śląskie  
powiat: wodzisławski  
gmina: Godów (241505\_2)  
obrab: Skrbensko (0006), km.1  
sekcja: -60-32-(5-c)  
6.122.25.24.1; 6.122.25.24.2  
6.122.25.24.3

**KBRG: 802-337/2012**  
zlec: 115/2012  
WG: 6640.1.2929.2012  
układ wysokościowy: Kronstadt 86  
układ współrzędnych płaskich: 2000/6

**MAPA DO CELÓW PROJEKTOWYCH** skala 1:1000  
Przeznaczenie mapy: projekt sieci oświetleniowej

Treść poszczególnych warstw została opracowana w wyniku następujących czynności:  
S, U, E- na podstawie skanowania i wektoryzacji mapy zasadniczej w skali 1:1000.  
Brak punktów osnowy poligonowej w zakresie opracowania.  
Nie wyklicza się istnienia w terenie innych nie wykazanych na niniejszej mapie urządzeń  
podziemnych, które nie były zgłoszone do Inwentaryzacji lub o których brak informacji w inwenturach  
branżowych.  
Brak projektów ZUDB zatwierdzonych przez Starostę w ostatnich 3 latach w zakresie opracowania.  
Do celów prawnych należy wykonać ustalenia granic działek w terenie.  
Nie badano obciążeń służebnościami gruntowymi.

**LEGENDA:**  
zakres opracowania:  
granice działek:  
sieć wodociągowa:  
sieć kanalizacyjna:  
sieć energetyczna:  
sieć teletechniczna  
sieć gazowa:  
linie mpzp:

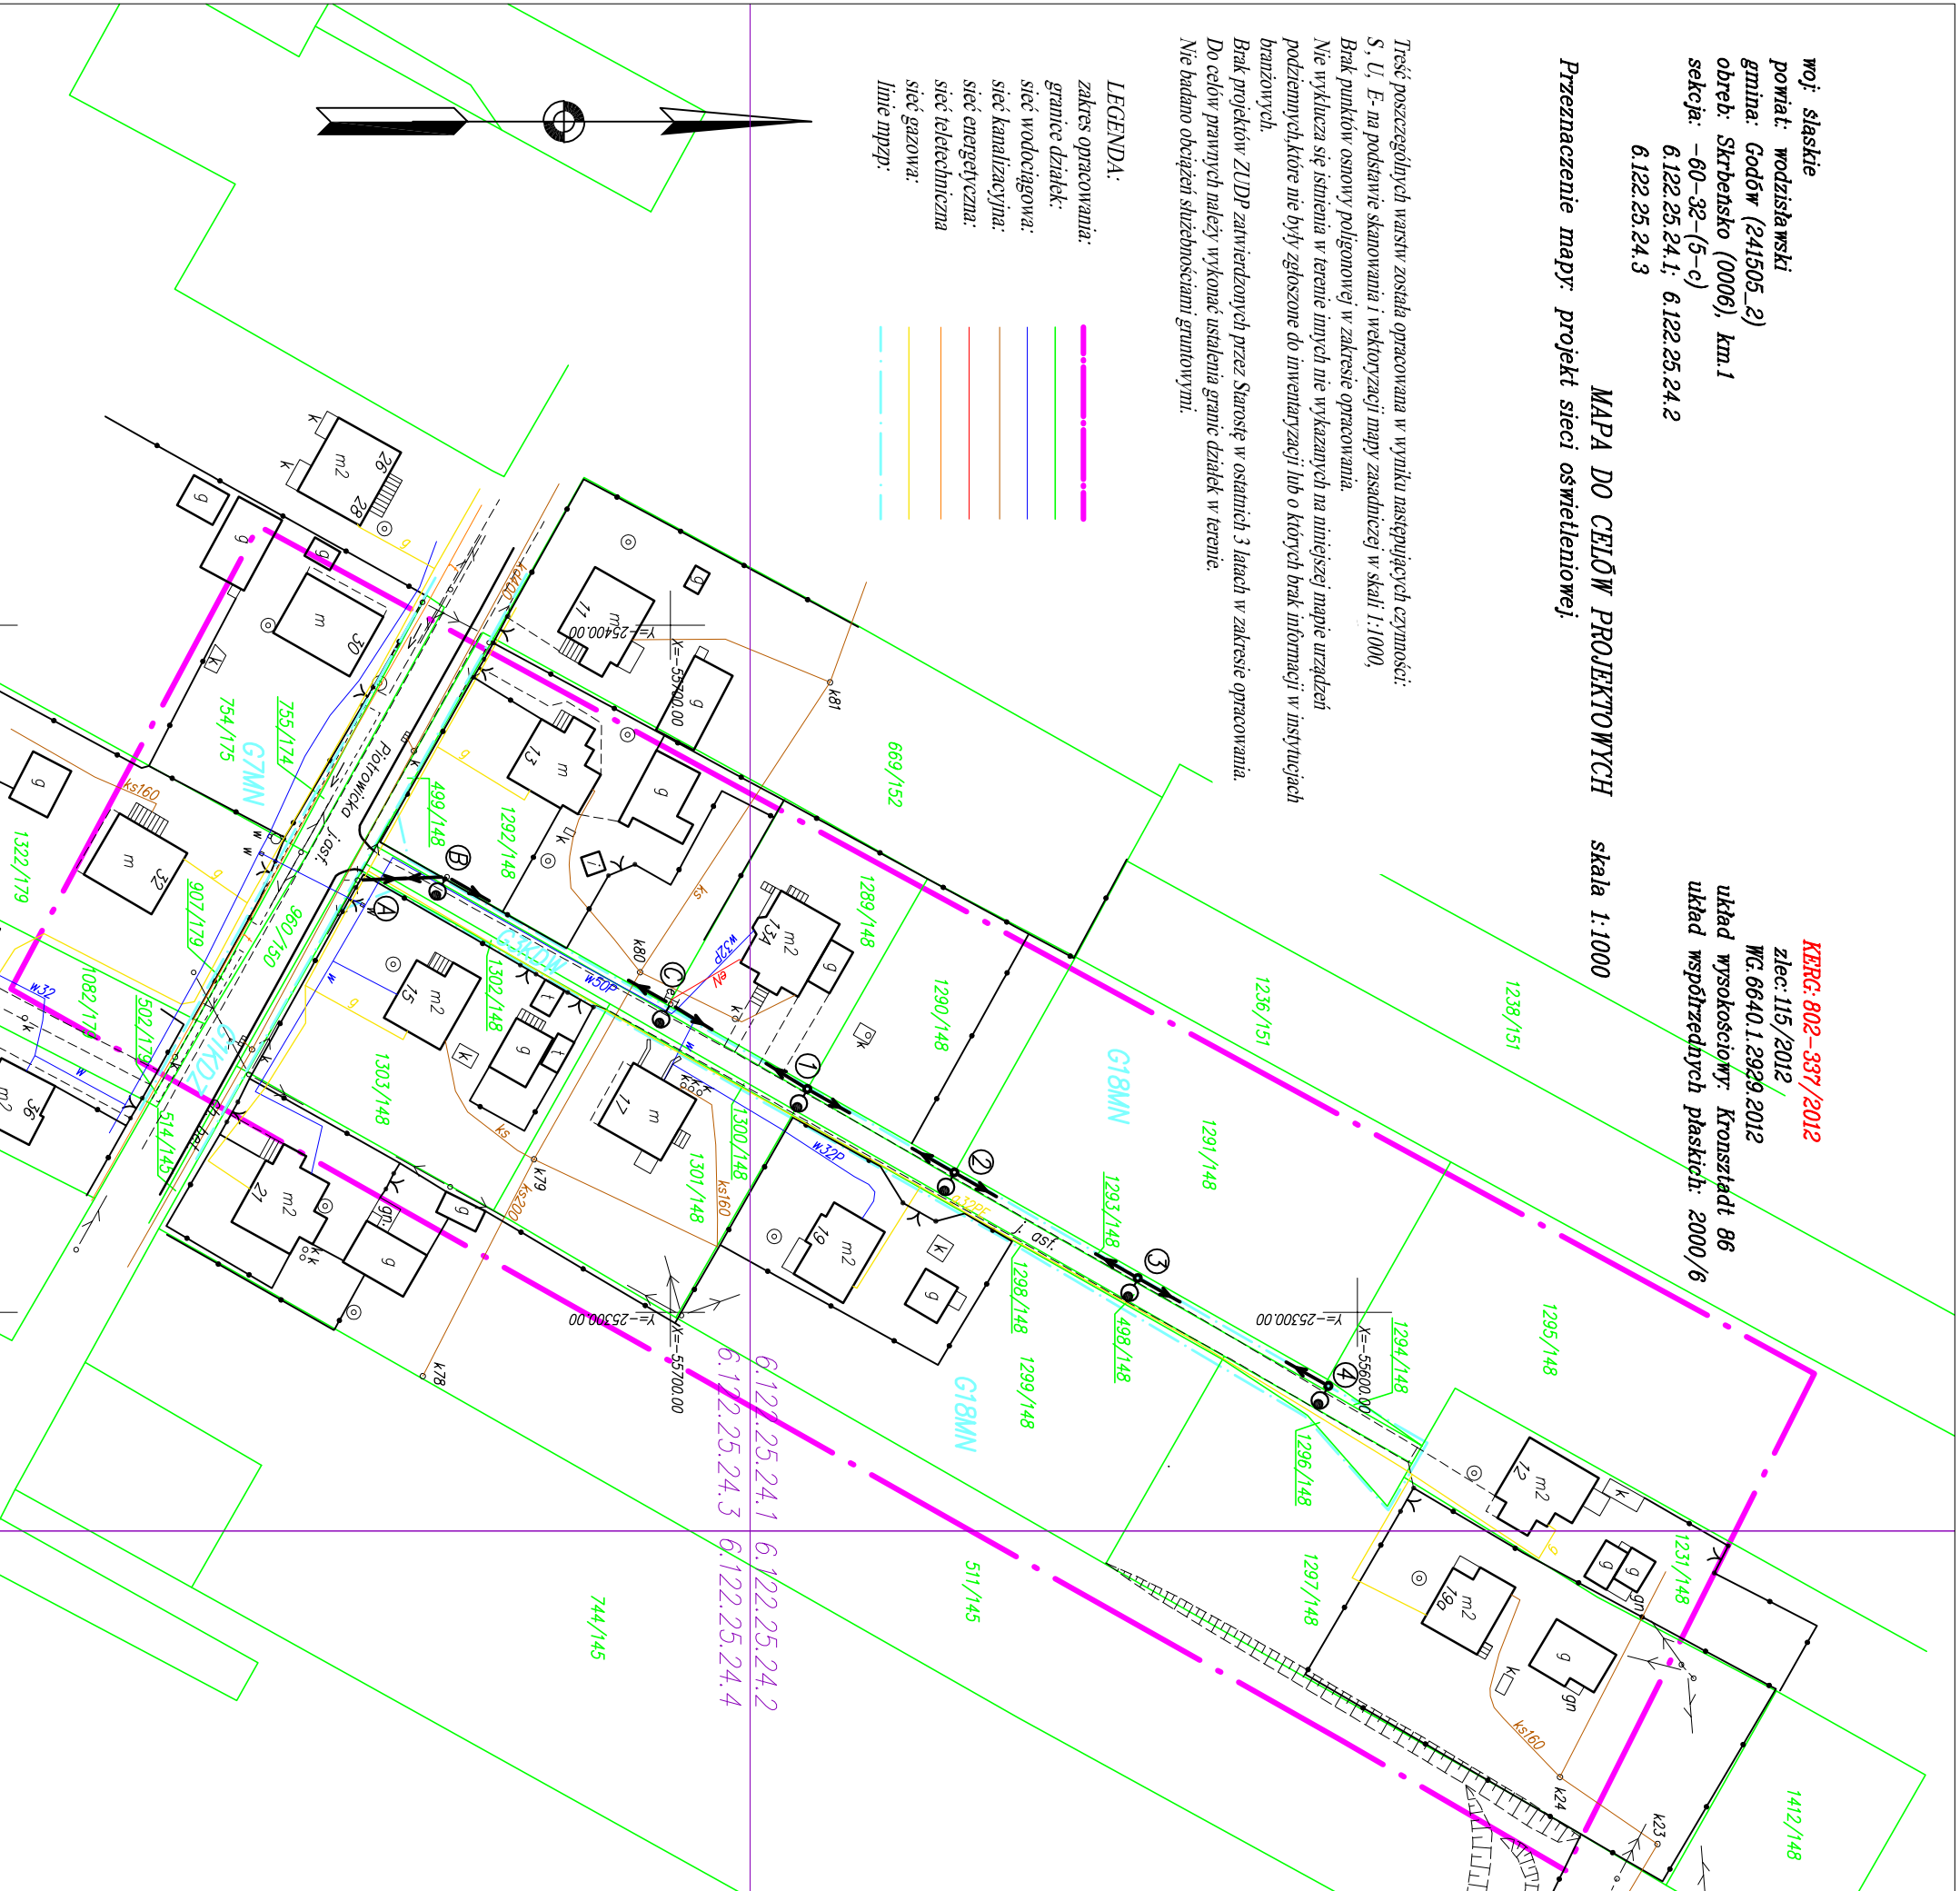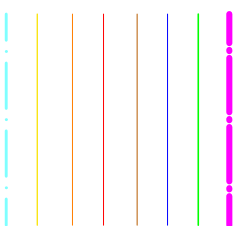

- LEGENDA SIECI PROJ.:**
- - PROJ. STUP
  - - PROJ. OPRAWA OŚW. Z WYSIĘGNIKIEM 1-RAM.
  - - PROJ. LINIA OŚW. TYPU ASXSn 2x25 mm2
  - ① - NR. PROJ. STUPA LINII OŚW.

- LEGENDA SIECI ISTN.:**
- - ISTN. LINIA TELETECHNICZNA
  - - ISTN. LINIA NN
  - - ISTN. STUP LINII NN
  - ⓑ - NR. ISTN. STUPA LINII NN/OŚW.

FIRMA PROJEKTOWO- WYKONAWCZA		Tytuł: ZAGOSPODAROWANIE TERENU	
AL. Armii Krajowej 178 43-300 Bielsko-Biala tel./fax (33) 812-30-21 e-mail: biuro@el-projekt.eu		BUDOWA OŚWIETLENIA ULICZNEGO W SKRBEŃSKU PRZY ULICY PIOTROWICKIEJ - BOCZNEJ	
ADRES:	SKRBEŃSKO, UL. PIOTROWICKA, 241505_2 GODÓW, OBRĘB 0006, SKRBEŃSKO, PKR. 1289/148, 1292/148, 1293/148, 1303/148, 498/148 I INNE	PROJEKTOWAŁ:	mgr inż. BARTOMIEJ KOZACZKA
SPRAWDZIŁ:	mgr inż. PAWEŁ BANIA	PODPIS:	
DATA: 06.2013	SKALA: 1:1000	NR PROJ.: 49/2012	RYŚ: 2.